

LEGENDA SIMBOLI

- CRI

CENTRALE RIVELAZIONE INCENDIO TIPO ANALOGICO INDIRIZZABILE A 16 LOOP (COMPRESIVA DI BATTERIE 99+99 SENSORI PER LOOP) CONFORME A UNI EN54 E UNI 9795 (NUOVA REALIZZAZIONE)
- F

RIVELATORE OTTICO DI FUMO TIPO ANALOGICO INDIRIZZABILE DA INSTALLAZIONE IN VISTA (SOGGETTO A VERIFICA E SOSTITUZIONE DEI COMPONENTI NON CORRETTAMENTE FUNZIONANTI)
- F

RIVELATORE OTTICO DI FUMO TIPO ANALOGICO INDIRIZZABILE DA INSTALLAZIONE IN VISTA (ESCLUSA DAL PRESENTE APPALTO IN QUANTO FACENTE PARTE DI ALTRO LOTTO DI LAVORO)
- LI

LA



RIVELATORE LINEARE DI FUMO COMPLETO DI UNITA' TRASMETTENTE E UNA RICEVENTE (SOGGETTO A VERIFICA E SOSTITUZIONE DEI COMPONENTI NON CORRETTAMENTE FUNZIONANTI)
- PL

PULSANTE DI ALLARME DA PARETE (SOGGETTO A VERIFICA E SOSTITUZIONE DEI COMPONENTI NON CORRETTAMENTE FUNZIONANTI)
- PL

PULSANTE DI ALLARME DA PARETE COMPLETO DI MODULO DI INTERFACCIA INDIRIZZABILE E ISOLATORE DI LINEA ENTRO CONTENITORE CON PORTELLA IN MATERIALE FRANGIBOLLE - INSTALLAZIONE DA SEMINASSO A PARETE (ESCLUSA DAL PRESENTE APPALTO IN QUANTO FACENTE PARTE DI ALTRO LOTTO DI LAVORO)
- POA

PANNELLO OTTICO DI ALLARME INCENDIO - INSTALLAZIONE DA SEMINASSO A PARETE (SOGGETTO A VERIFICA E SOSTITUZIONE DEI COMPONENTI NON CORRETTAMENTE FUNZIONANTI)
- POA

PANNELLO OTTICO DI ALLARME INCENDIO COMPLETO DI MODULO DI INTERFACCIA INDIRIZZABILE, INSTALLAZIONE DA SEMINASSO A PARETE (ESCLUSA DAL PRESENTE APPALTO IN QUANTO FACENTE PARTE DI ALTRO LOTTO DI LAVORO)
- ELETTROMAGNETE DI TRATTENUTA PORTE ANTINCENDIO COMPLETO DI PULSANTE DI SBLOCCO (SOGGETTO A VERIFICA E SOSTITUZIONE DEI COMPONENTI NON CORRETTAMENTE FUNZIONANTI)
- ELETTROMAGNETE DI TRATTENUTA PORTE ANTINCENDIO COMPLETO DI PULSANTE DI SBLOCCO (ESCLUSA DAL PRESENTE APPALTO IN QUANTO FACENTE PARTE DI ALTRO LOTTO DI LAVORO)
- AREA COMPRESA NEL PRESENTE INTERVENTO

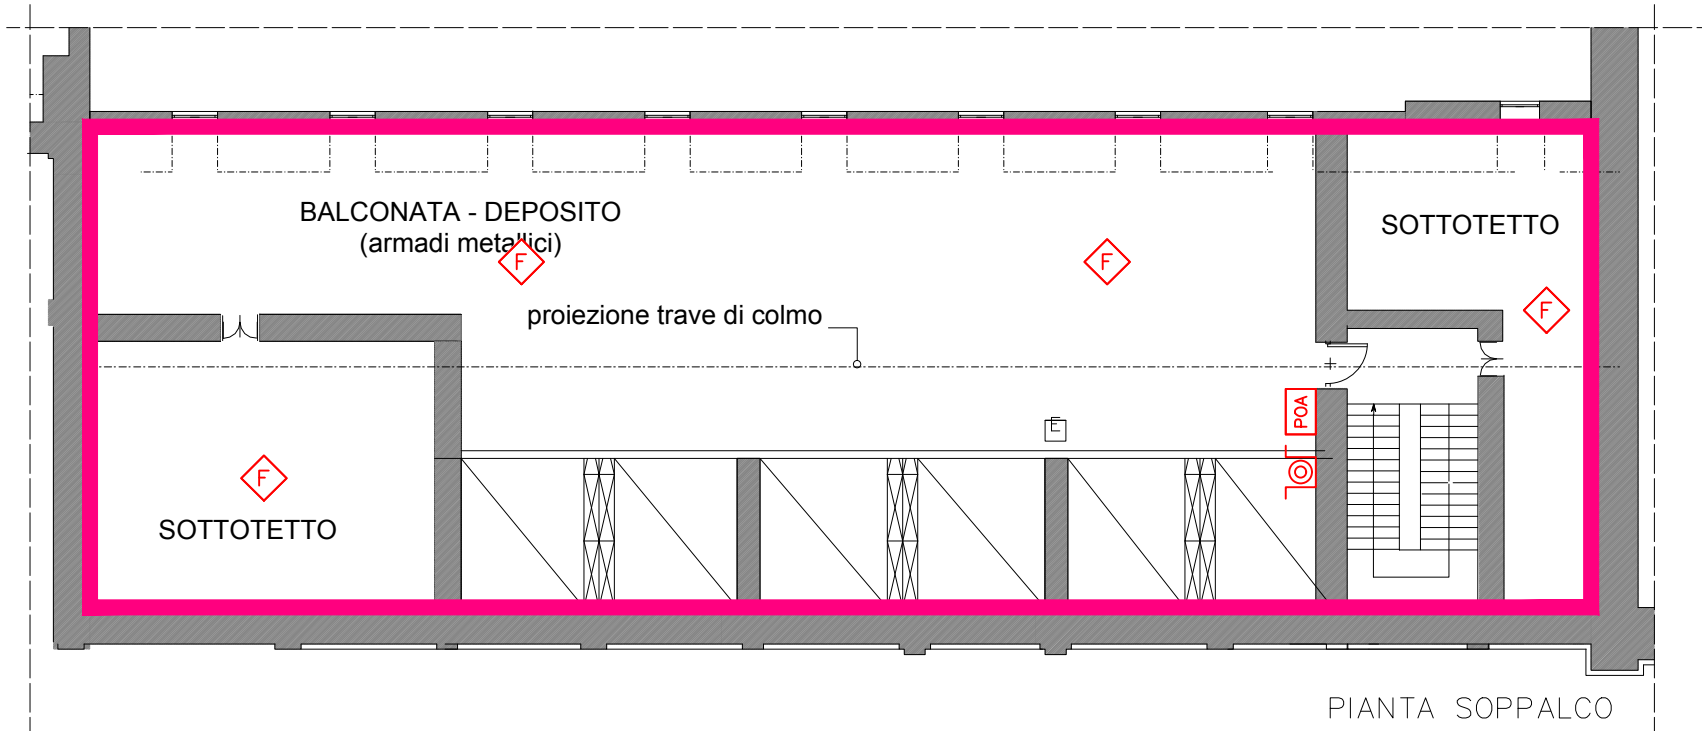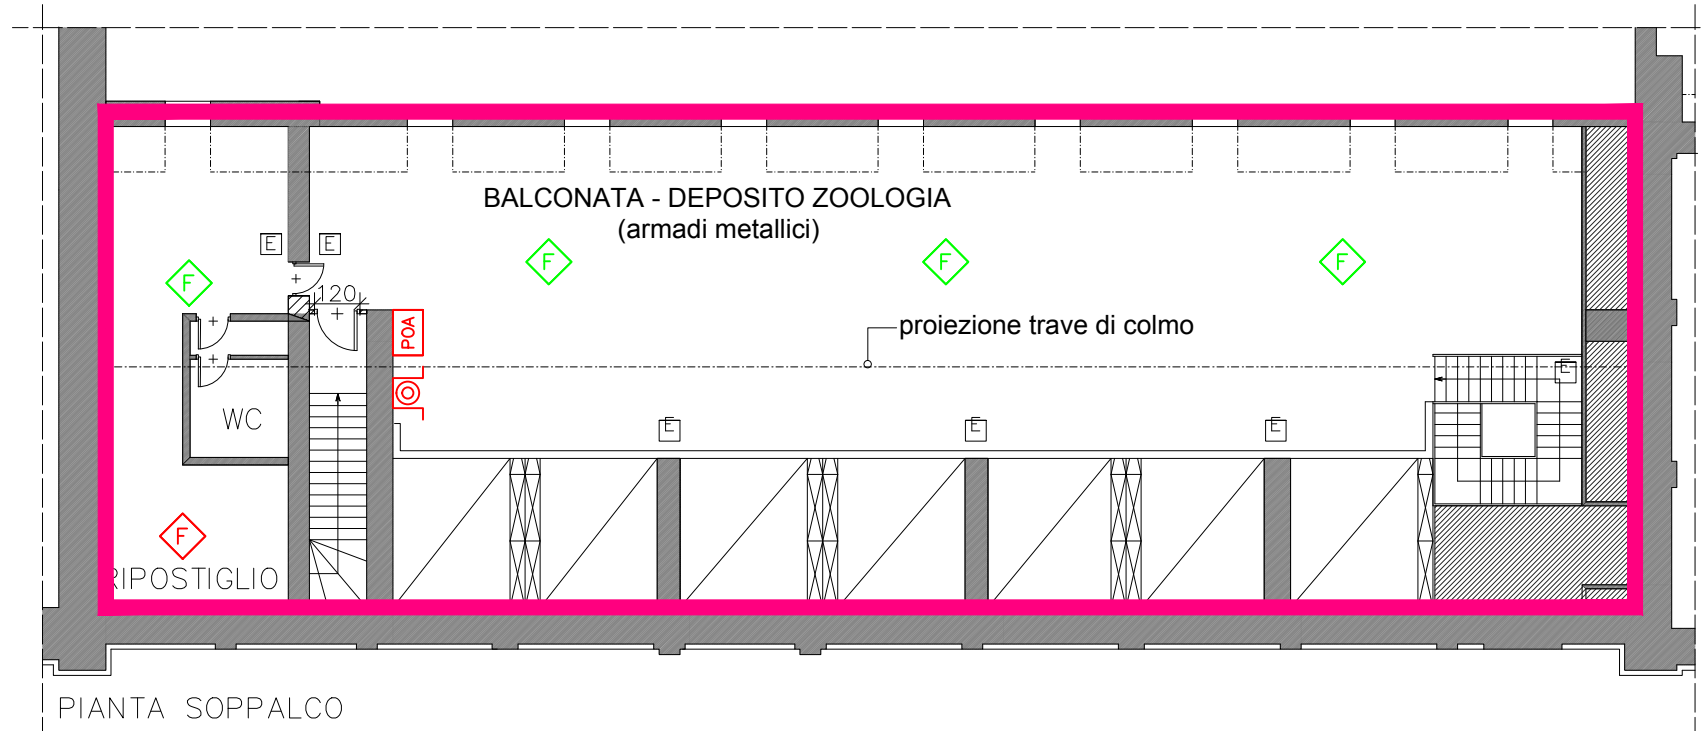

SCR

PIEMONTE

SOcIETÀ DI COmMITENZA

S.C.R. PIEMONTE S.p.A.

Società di Committenza Regione Piemonte

c.so Marconi 10 - 10125 Torino

tel +39 011 6548311 - fax +39 011 6694665

OPERE EDILIZIA SANITARIA

NOME DELLA PROVINCIA PROVINCIA DI TORINO		NOME DEI COMUNI/ASL COMUNE DI TORINO	
SERVIZIO/LEVELLO PROGETTUALE PROGETTO ESECUTIVO			
CODICE OPERA 002A201		TITOLO INTERVENTO "Interventi necessari per il rilascio del Certificato di agibilità dei locali della manica di Via Giolitti e del cosiddetto "XIV Lotto" del Museo Regionale di Scienze Naturali.	
Tavola n. IE-003		TITOLO TAVOLA PLANIMETRIA IMPIANTO RIVELAZIONE INCENDI PIANO SECONDO E SOPPALCHI	
DATA 29 aprile 2016	SCALA 1:200	AREA PROGETTUALE IMPIANTI ELETTRICI	
CODICE GENERALE ELABORATO		SCR 2 E IE 003 00	
NOME FILE		SCR-2-E-IE-003-00.pdf	
VERSIONE	DATA	DESCRIZIONE	
0	29/04/2016	emissione	
PROGETTISTI <div><div></div><div>PRODIM, progettazione di impianti Via Treviso, 12 - 10144 Torino tel. 011/396211 - fax 011/396211 - e-mail prodim@prodim.it Ing. Massimo Rapetti</div></div>		TMBRI - FIRME Responsabile del progetto: Ing. Massimo Rapetti Responsabile dell'elaborato: A.P./G.L. <div><div></div><div></div></div>	
AFFIDATARIO A.T.I.		TMBRI - FIRME Direttore Tecnico di Cantiere:	
ORGANISMO DI CONTROLLO Direttore dei Lavori:		S.C.R. PIEMONTE S.p.A. Responsabile del Procedimento: Ing. Mauro Bartolomeo Fegatelli	