

REGIONE PIEMONTE

PROVINCIA DI TORINO

COMUNE DI TORINO

OSPEDALE


C. T. O. - U. S. U. (Unità Spinale Unipolare)

PIANO DI EMERGENZA

armadi barelle impiantabili armadi antincendio	tav. unica	nome file
scala 1:1000 (original)	ottobre 2020	allegato 14

armadi barelle impiantabili - presso tutti i reparti di degenza dell'edificio "A" (torre)

armadi antincendio

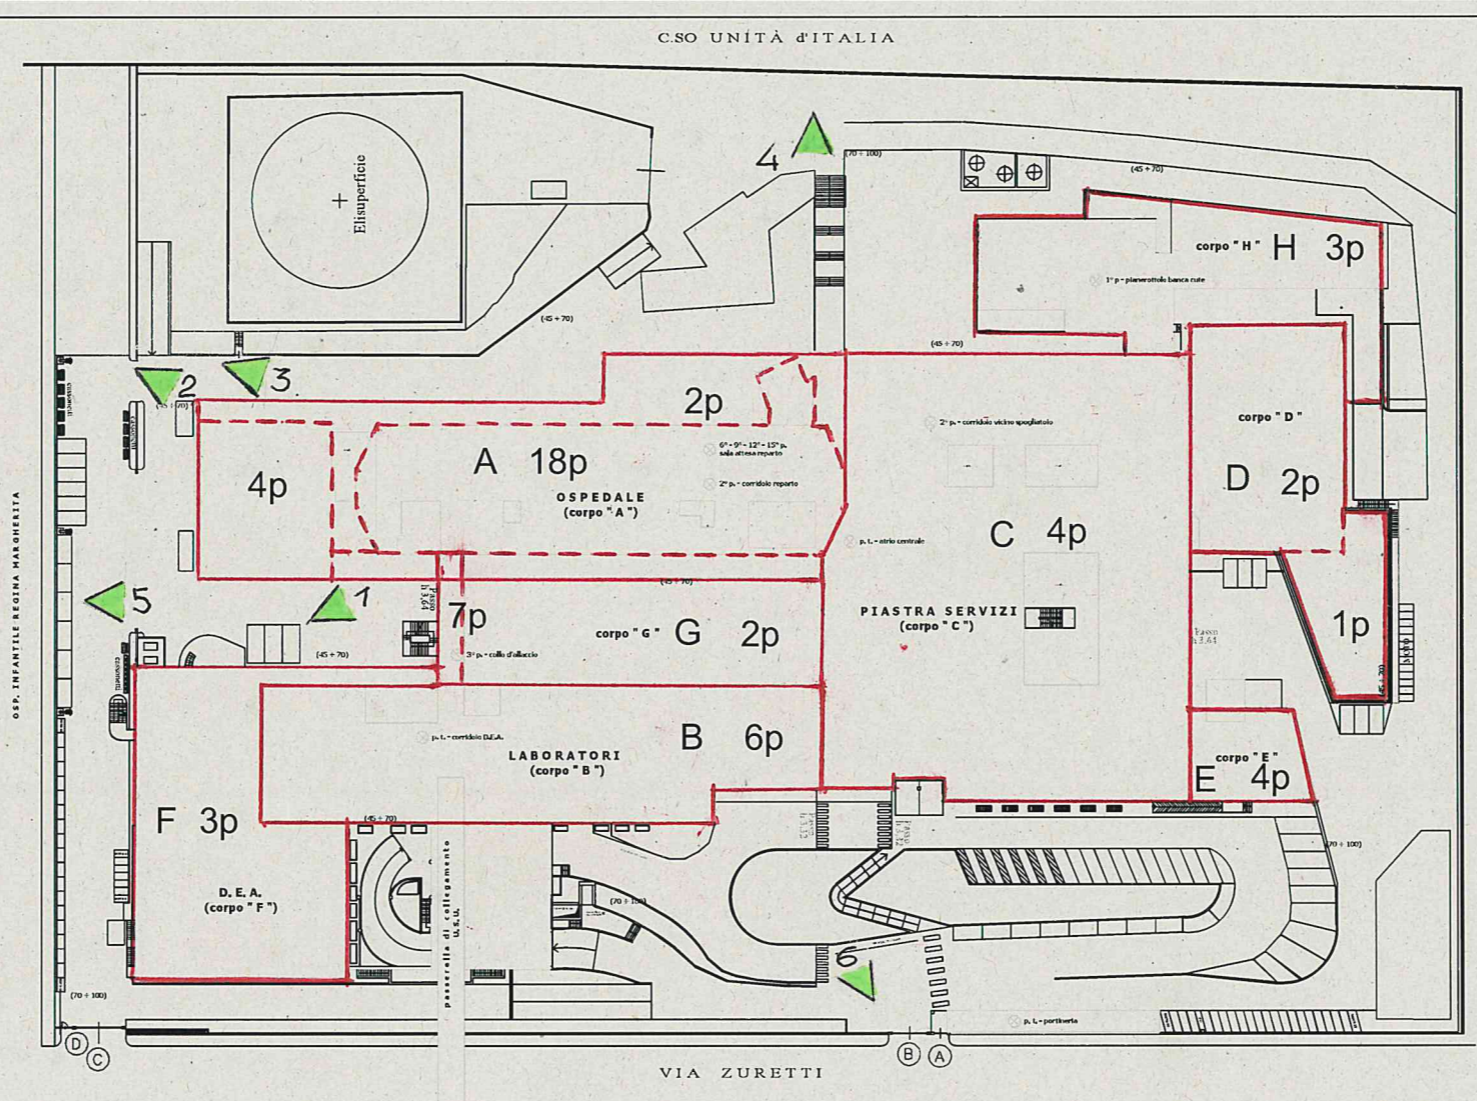

- LEGENDA
- | | |
|-------------------|------------------------|
| corpi di fabbrica | piani fuori terra (np) |
| A | 18, 2 e 4 |
| B | 6 |
| C | 4 |
| D | 1 e 2 |
| E | 4 |
| F | 3 |
| G | 2 e 7 |
| H | 3 |
- FOTOGRAFIE

