


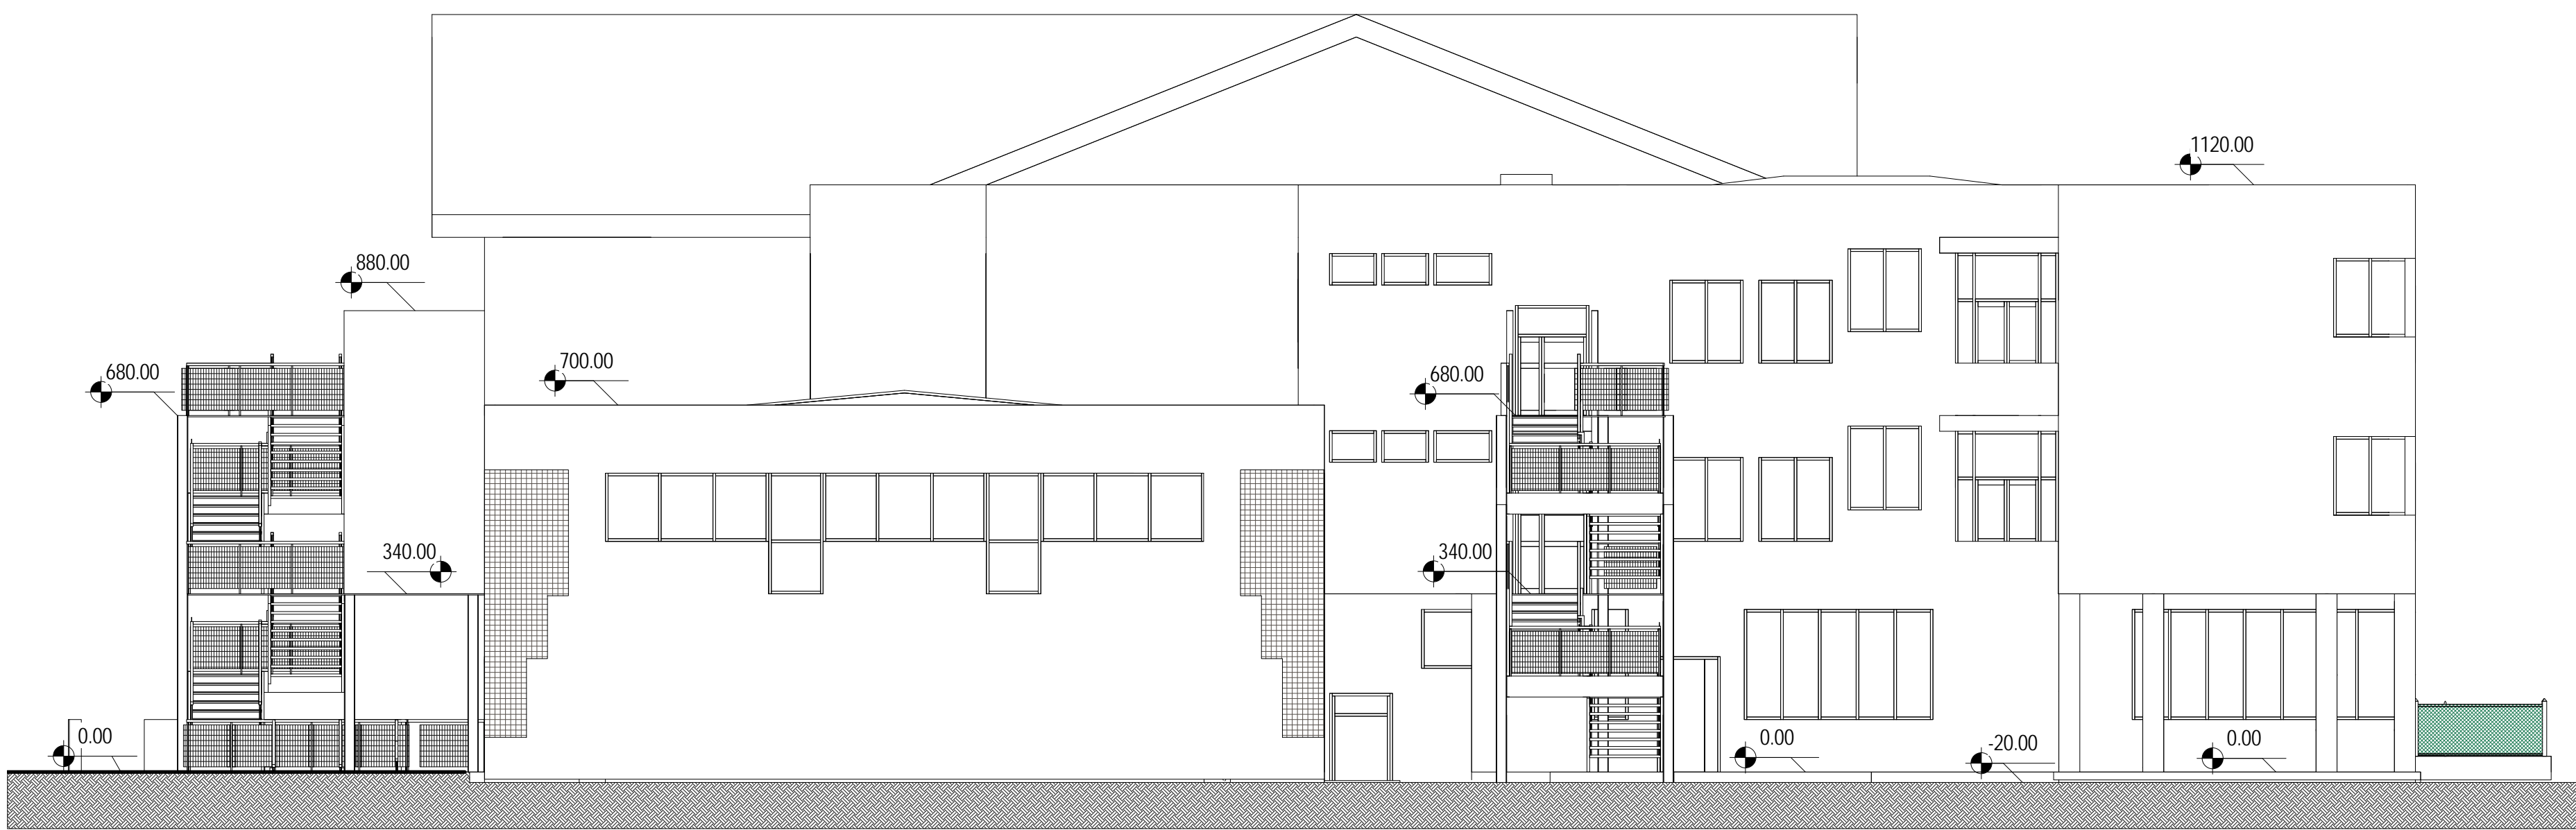


1 Prospetto Ovest  
1 : 100



4 Prospetto Sud  
1 : 100



2 Prospetto Nord  
1 : 100

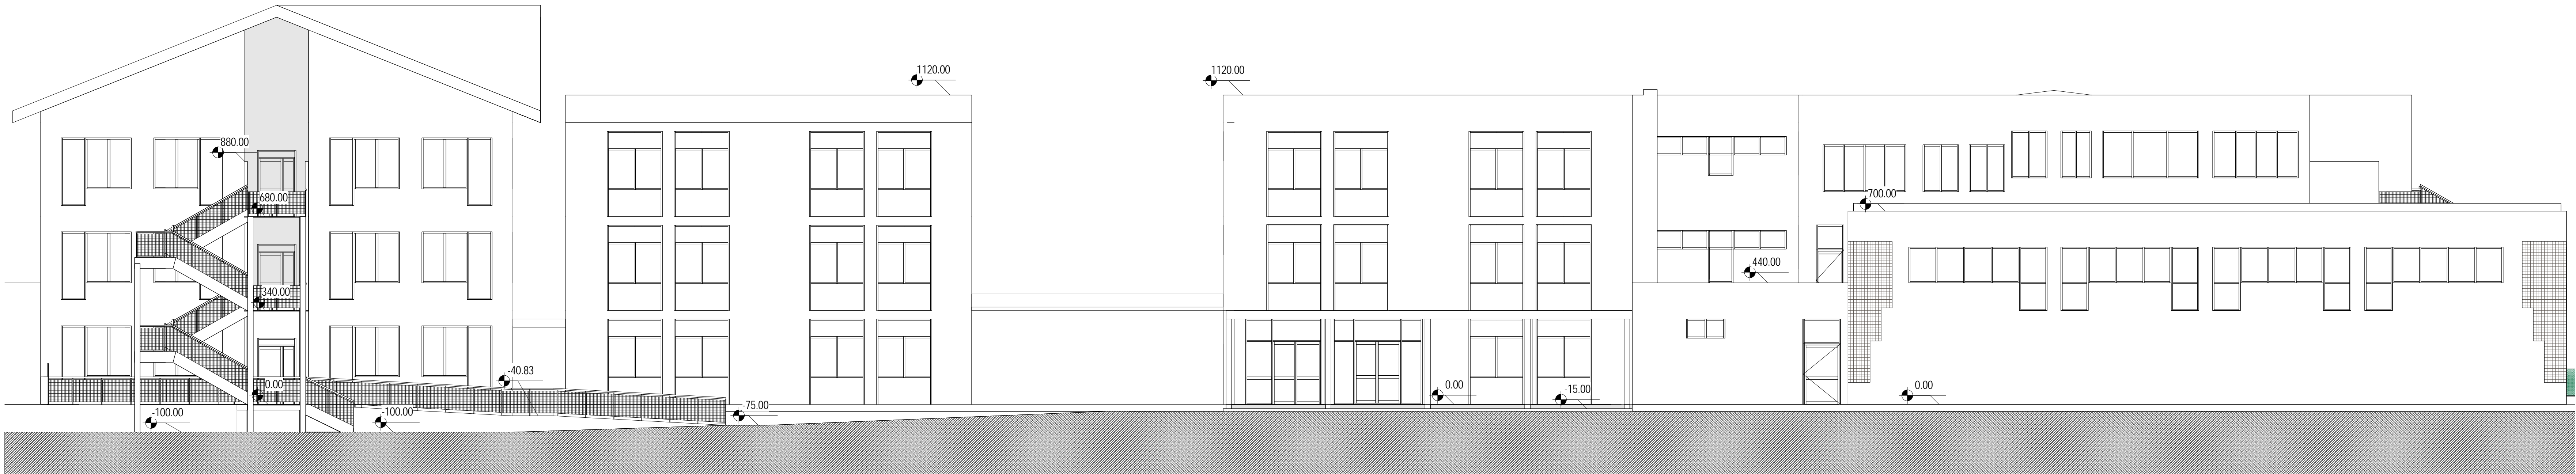

3 Prospetto Est  
1 : 100

REGIONE PIEMONTE		
COMUNE DI RIVAROLO CANAVESE		
Ist. Comprensivo "G. Gozzano" - Sc. Sec. di I° grado Adeguamento fabbricati esistenti alla normativa di sicurezza antincendio		
PROGETTO ESECUTIVO		
TAVOLA N.		
SP.02		
SCALA 1 : 100	Stato Proposto - Prospetti	
COLLABORATORI	IL PROGETTISTA	
Ing. Giulio Vita n.852 albo Ordine Ingg. PO - Sezione A	Ing. Francesco Vita n.418 albo Ordine Ingg. AG - Sezione A	
Ing. Nora Facchini n.1654 albo Ordine Ingg. MN - Sezione A		