



COMUNE di  
VALFENERA  
PROVINCIA DI ASTI

PROGETTO DI RISTRUTTURAZIONE CON  
AMPLIAMENTO E RIASSETTO FUNZIONALE  
DELLA CASA DI RIPOSO "CAP. LUIGI  
ZABERT" AI FINI DELL'ACCREDITAMENTO  
ISTITUZIONALE (edificio den. Boero Nuovo)

Rif. DGR 25 - 12129 del 14.09.09 - DGR 45 - 4248 del 30.07.2012

VALFENERA, VIA F. BINELLI, 34

Proprietà / Committente:  
IPAB CAP. L. ZABERT  
VIA BINELLI, 34  
14017 - VALFENERA (AT)

Oggetto tavola:

Pianta Piano Interrato  
(progetto)

Responsabile Unico del Procedimento (R.U.P.):  
Arch. Roberta CARDACI

GRUPPO DI PROGETTAZIONE:

Responsabile progetto:

Ing. Fiore MAZZA  
Ord. Ing. Prov. TO - n.4938S

Raggruppamento Temporaneo di Professionisti:

Ing. MAZZA FIORE  
Ord. Ing. Prov. TO - n. 4938S  
(Progettazione architettonica e strutturale)

Arch. GALLINA GIANFRANCO  
Ord. Arch. Prov. TO - n.2229  
(Progettazione architettonica e strutturale)

Ing. TANNOIA LUIGI  
Ord. Ing. Prov. TO - n. 4859x  
(Progettazione impianti elettrici e speciali)

P.I. BASSO MAURIZIO  
Collegio P.I. Prov. TO - n. 1431  
(Progettazione impianti meccanici)

Collaborazione:  
Arch. TESSARIN GIACOMO  
Arch. MAZZA LUCA

Scala:

1/100

Data:

Settembre 2014

nome file:

Livello progettazione:

☐ Progetto preliminare

☐ Progetto definitivo

☒ Progetto esecutivo

rev.:

data:

redaz.:

controllo:

autorizzazione:

Responsabile progetto :

n° tavola:

P1

Timbro e firma

PIANO INTERRATO

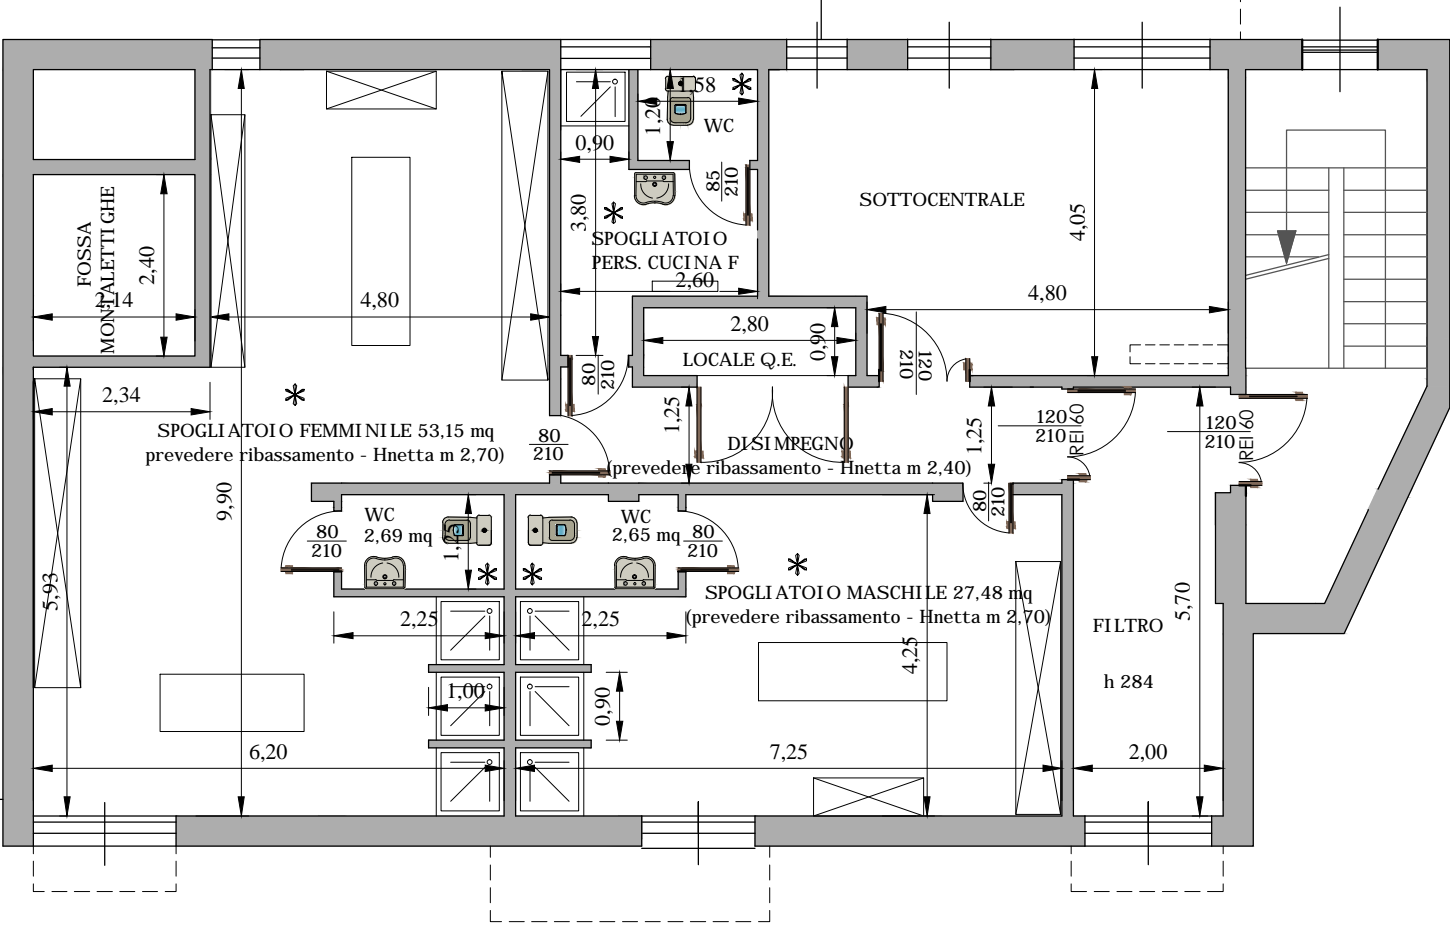


TABELLA SUPERFICI AERO-ILLUMINANTI

Nucleo RSA\_PIANO INTERRATO

LOCALE	SUP. LOC. mq	1/8 SUP. LOC. mq	SUPERFICIE AERO-ILLUMINANTE	VERIFICA
SPOGLIATOIO PERSONALE MASCHILE	27.48	3.44	aerazione e illuminazione integrate artificialmente	
SPOGLIATOIO PERSONALE FEMMINILE	53.15	6.64	aerazione e illuminazione integrate artificialmente	
SPOGLIATOIO PERSONALE CUCINA (f)	7.80	0.97	aerazione e illuminazione integrate artificialmente	
LOCALE GRUPPO POMPE	19.34	2.42	aerazione e illuminazione integrate artificialmente	
WC SPOGLIATOIO PERSONALE MASCHILE	2.65	0.33	aerazione e illuminazione integrate artificialmente	
WC SPOGLIATOIO PERSONALE FEMMINILE	2.69	0.34	aerazione e illuminazione integrate artificialmente	
WC SPOGLIATOIO PERSONALE CUCINA (f)	1.54	0.19	aerazione e illuminazione integrate artificialmente	